

Istniejące koryto  
kablowe

Przejsie na  
dach


Linie kablową montować  
na uchwytach

Zejście trasą





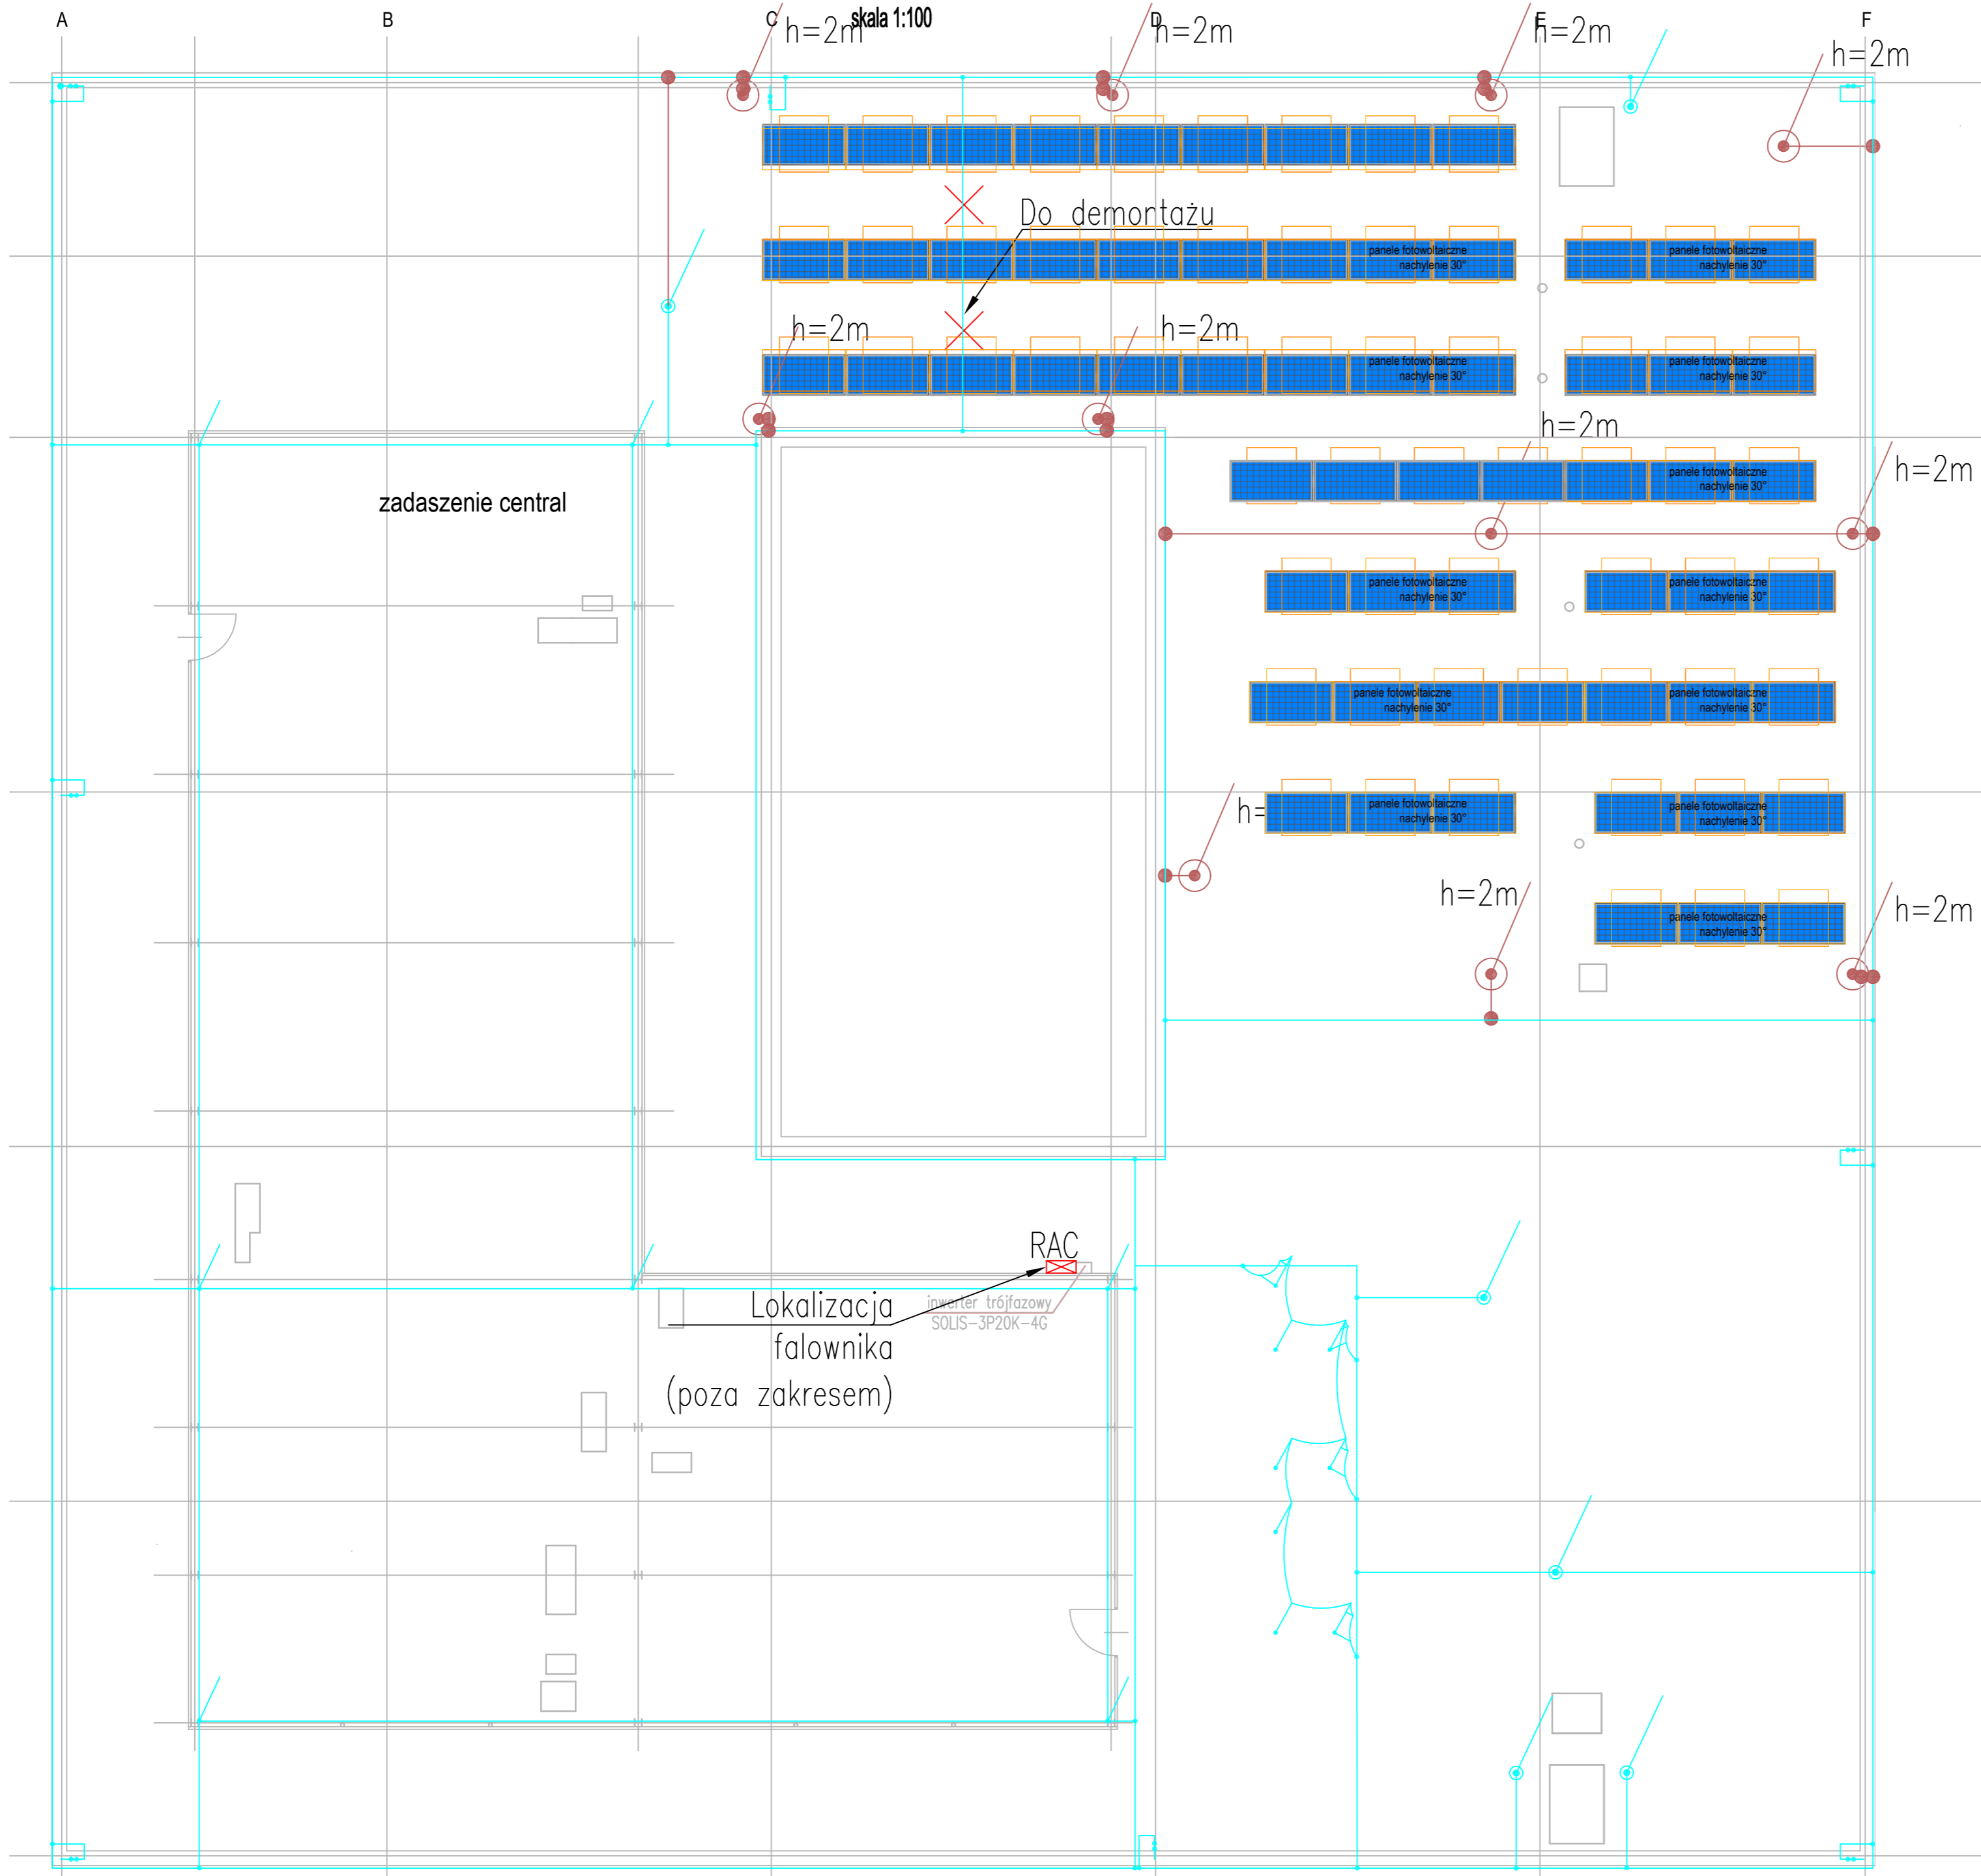

<b>TEMAT / PROJECT:</b> <b>PROJEKT TECHNICZNY ZABUDOWY INSTALACJI FOTOWOLTAICZNEJ W SZPITALU SPECJALISTYCZNYM IM. PROF. E. MICHAŁOWSKIEGO PRZY UL. STRZELECKIEJ W KATOWICACH</b>					
<b>E-P</b>		<b>PROJEKT / DESIGN:</b> EKOKLIMA-PROJEKT 41-707 Ruda Śląska, ul. Radoszowska 29/3			
<b>INWESTOR / INVESTOR:</b> MED Holding S.A. 40-073 Katowice ul. Strzelecka 9		<b>ADRES INWESTYCJI / INVESTMENT ADDRESS:</b> 40-073 Katowice ul. Strzelecka 9 działka nr: 7 <sup>1</sup> / <sub>8</sub> ; 7 <sup>1</sup> / <sub>9</sub> ; 7 <sup>2</sup> / <sub>2</sub> obręb: 0001 jedn. ewid: 246901 Katowice			
		SPEC.	NR UPRAW.	DATA	PODPIS
<b>PROJEKTOWAŁ:</b> mgr inż. Bartosz Rek	inst.	SLK/6007/ PWBE/15	09.20		
<b>SPRAWDZIŁ:</b> mgr inż. Krzysztof Bieniasz	inst.	SLK/5919/ PWBE/15	09.20		
<b>TYTUŁ RYSUNKU</b> <b>RZUT PODDASZA BUDYNEK A. INST. ELEKTRYCZNE</b>					
<b>FAZA</b> PT	<b>SKALA</b> 1:100	<b>DATA</b> 09.2020	<b>BRANŻA</b> EL.	<b>NR RYS</b> E02	
<small>Wszelkie prawa zastrzeżone, łącznie z prawem reprodukcji lub udostępniania osobom trzecim tego rysunku lub jego części, bez wyraźnego upoważnienia biura projektowego (Dz.U.24/1994, poz. 83, art. 115-118)</small>					



RZUT DACHU - BUDYNEK B. LOKALIZACJA PANELI FOTOWOLTAICZNYCH




LEGENDA:

-  Projektowany drut FeZnØ 8mm na wsporniku dachowym
-  Zacisk krzyżowy
-  Iglica odgromowa
-  Istniejący zwód poziomy
-  Panel fotowoltaiczny (poza zakresem opracowania)
-  Rozdzielnica elektryczna


UWAGI:

1. Klasa zewnętrznego urzędzenia piorunochronnego wg PN-EN 62305 – I.
2. Zwody poziome niskie FeZn Ø8 na wspornikach, wysokość prowadzenia zwodów – min. 12cm.

TEMAT / PROJECT: <b>PROJEKT TECHNICZNY ZABUDOWY INSTALACJI FOTOWOLTAICZNEJ W SZPITALU SPECJALISTYCZNYM IM. PROF. E. MICHAŁOWSKIEGO PRZY UL. STRZELECKIEJ W KATOWICACH</b>				
PROJEKT / DESIGN: <b>E-P</b> EKOKLIMA-PROJEKT 41-707 Ruda Śląska, ul. Radoszowska 29/3		ADRES INWESTYCJI / INVESTMENT ADDRESS: 40-073 Katowice ul. Strzelecka 9 działka nr: 7 <sup>1</sup> / <sub>8</sub> ; 7 <sup>1</sup> / <sub>9</sub> , 7 <sup>2</sup> / <sub>2</sub> obręb: 0001 jedn. ewid: 246901 Katowice		
INWESTOR / INVESTOR: MED Holding S.A. 40-073 Katowice ul. Strzelecka 9		SPEC.    NR UPRAW.    DATA    PODPIS inst.    SLK/6007/PWBE/15    09.20 <i>Rek</i>		
SPRAWDZIŁ: mgr inż. Krzysztof Bieniasz		inst.    SLK/5919/PWBE/15    09.20 <i>Bieniasz</i>		
TYTUŁ RYSUNKU <b>RZUT DACHU BUDYNEK A. INST. ODGROMOWA</b>				
FAZA PT	SKALA 1:100	DATA 09.2020	BRANŻA EL.	NR RYS E03
Wszystkie prawa zastrzeżone, łącznie z prawem reprodukcji lub udostępniania osobom trzecim tego rysunku lub jego części, bez wyraźnego upoważnienia biura projektowego (Dz.U.24/1994, poz. 83, art. 115-118)				

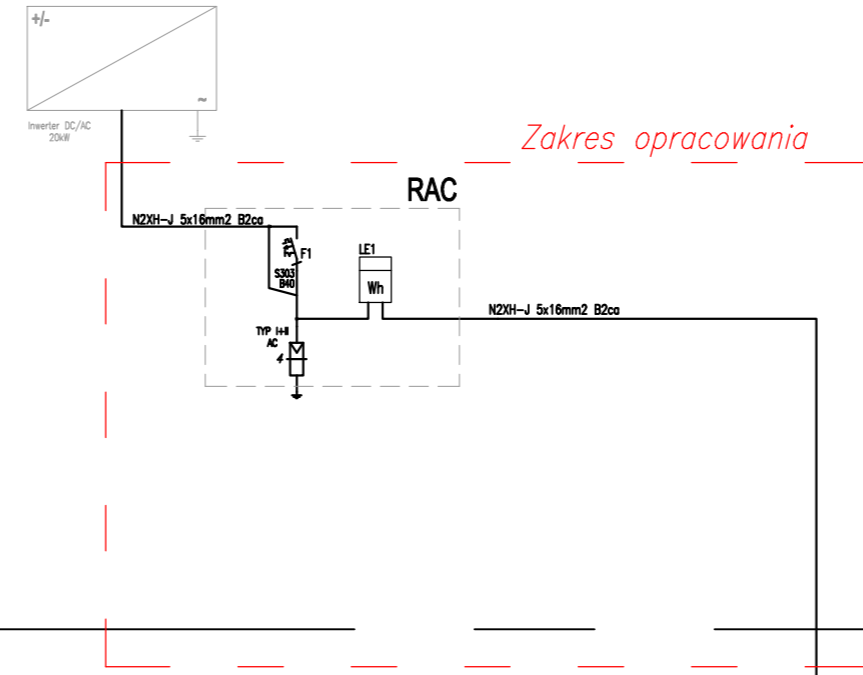

Istniejąca rozdzielnia główna – pom. techniczne PO-11

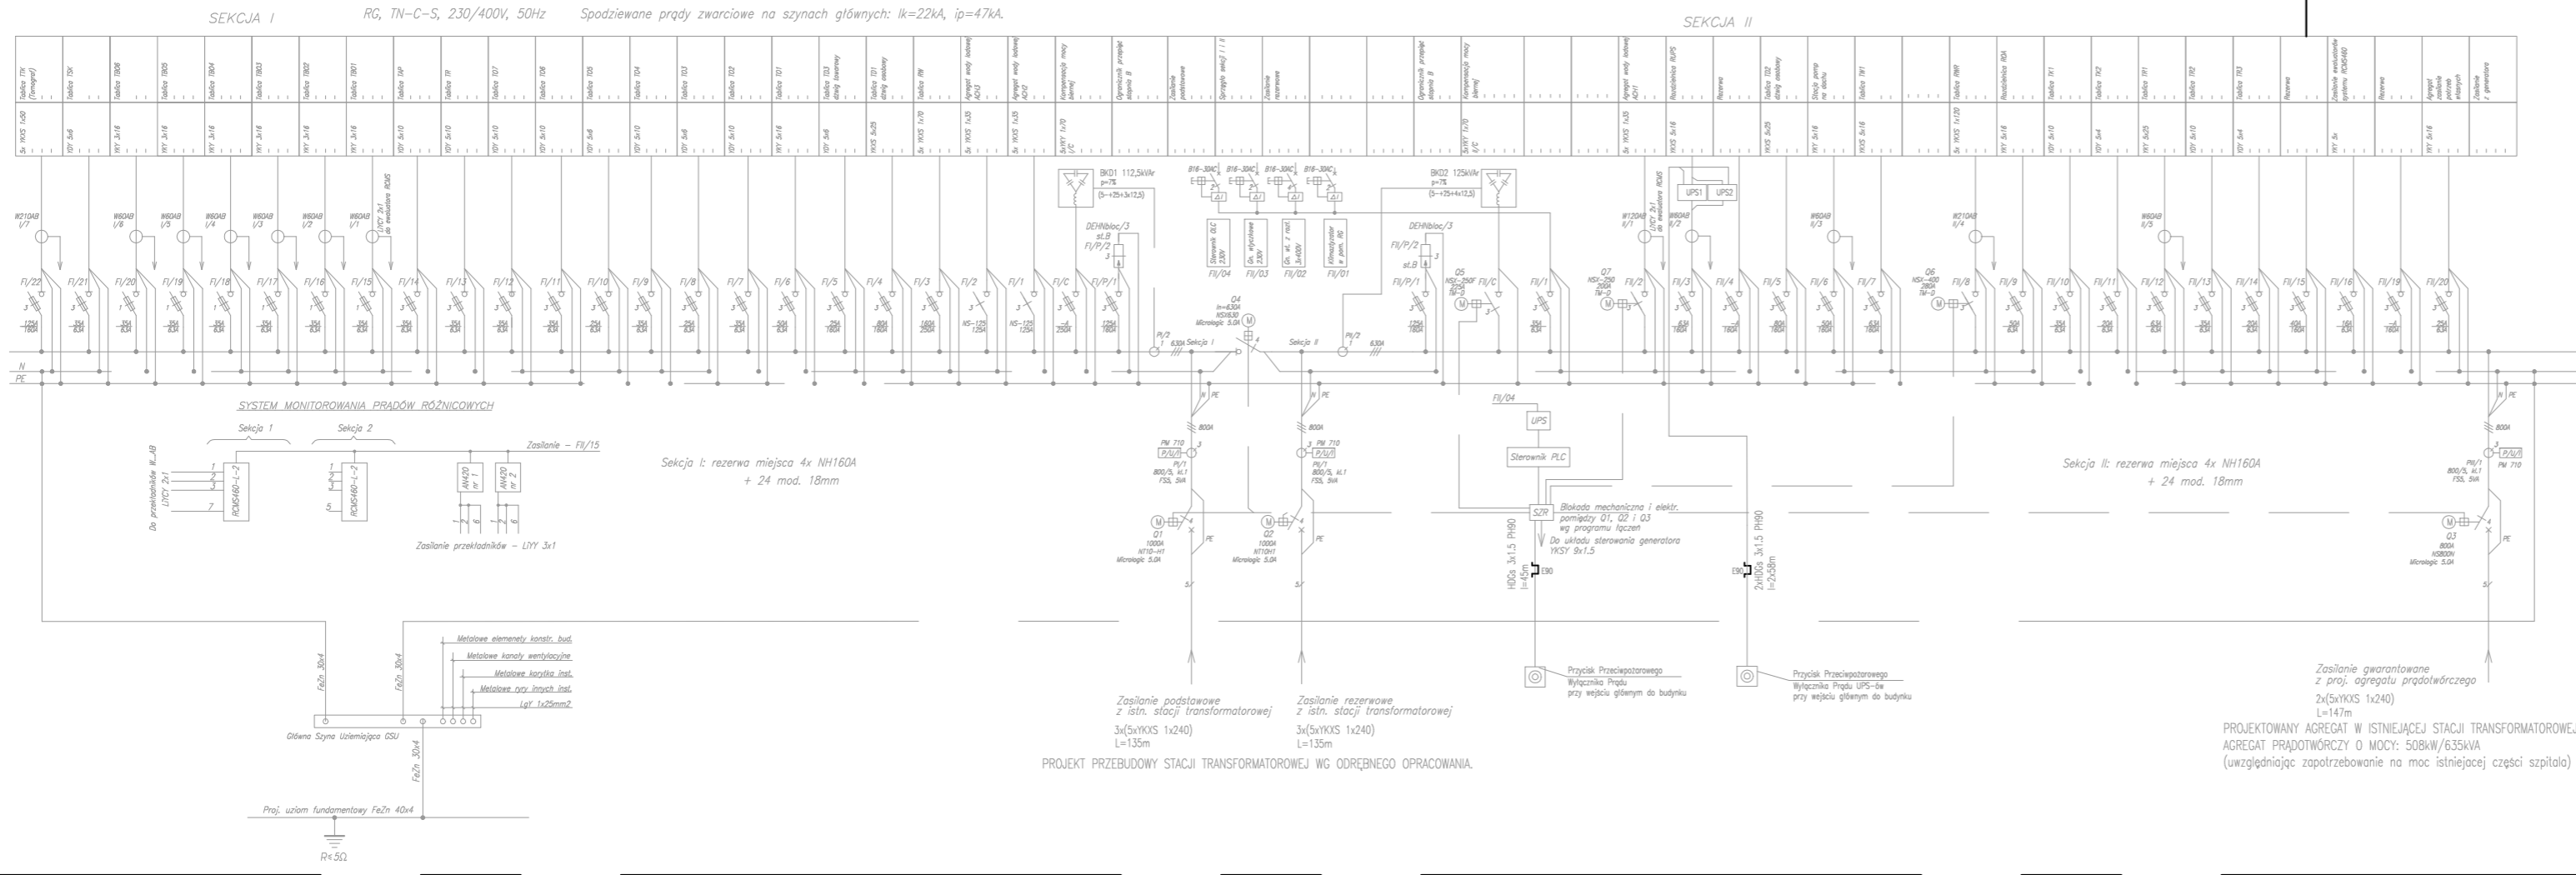

TEMAT / PROJECT:  
**PROJEKT TECHNICZNY ZABUDOWY INSTALACJI FOTOWOLTAICZNEJ W SZPITALU SPECJALISTYCZNYM IM. PROF. E. MICHAŁOWSKIEGO PRZY UL. STRZELECKIEJ W KATOWICACH**

**E-P** PROJEKT / DESIGN:  
 EKOKLIMA-PROJEKT  
 41-707 Ruda Śląska, ul. Radoszowska 29/3

INWESTOR / INVESTOR:  
 MED Holding S.A.  
 40-073 Katowice  
 ul. Strzelecka 9


ADRES INWESTYCJI / INVESTMENT ADDRESS:  
 40-073 Katowice  
 ul. Strzelecka 9  
 działka nr: 7<sup>1</sup>/<sub>8</sub>; 7<sup>1</sup>/<sub>9</sub>; 7<sup>2</sup>/<sub>2</sub>  
 obręb: 0001  
 jedn. ewid: 246901 Katowice

PROJEKTOWAŁ	mgr inż. Bartosz Rek	SPEC.	NR UPRAW.	DATA	PODPIS
SPRAWDZIŁ	mgr inż. Krzysztof Bieniasz	inst.	SLK/6007/PWBE/15	09.20	<i>Rek</i>
		inst.	SLK/5919/PWBE/15	09.20	<i>Bieniasz</i>

TYTUŁ RYSUNKU  
**BUDYNEK A. SCHEMAT WŁĄCZENIA FOTOWOLTAIKI**

FAZA	SKALA	DATA	BRANŻA	NR RYS
PT	1:100	09.2020	EL.	E04

Wszelkie prawa zastrzeżone, łącznie z prawem reprodukcji lub udostępniania osobom trzecim tego rysunku lub jego części, bez wyraźnego upoważnienia biura projektowego (Dz.U.24/1994, poz. 83, art. 115-118)

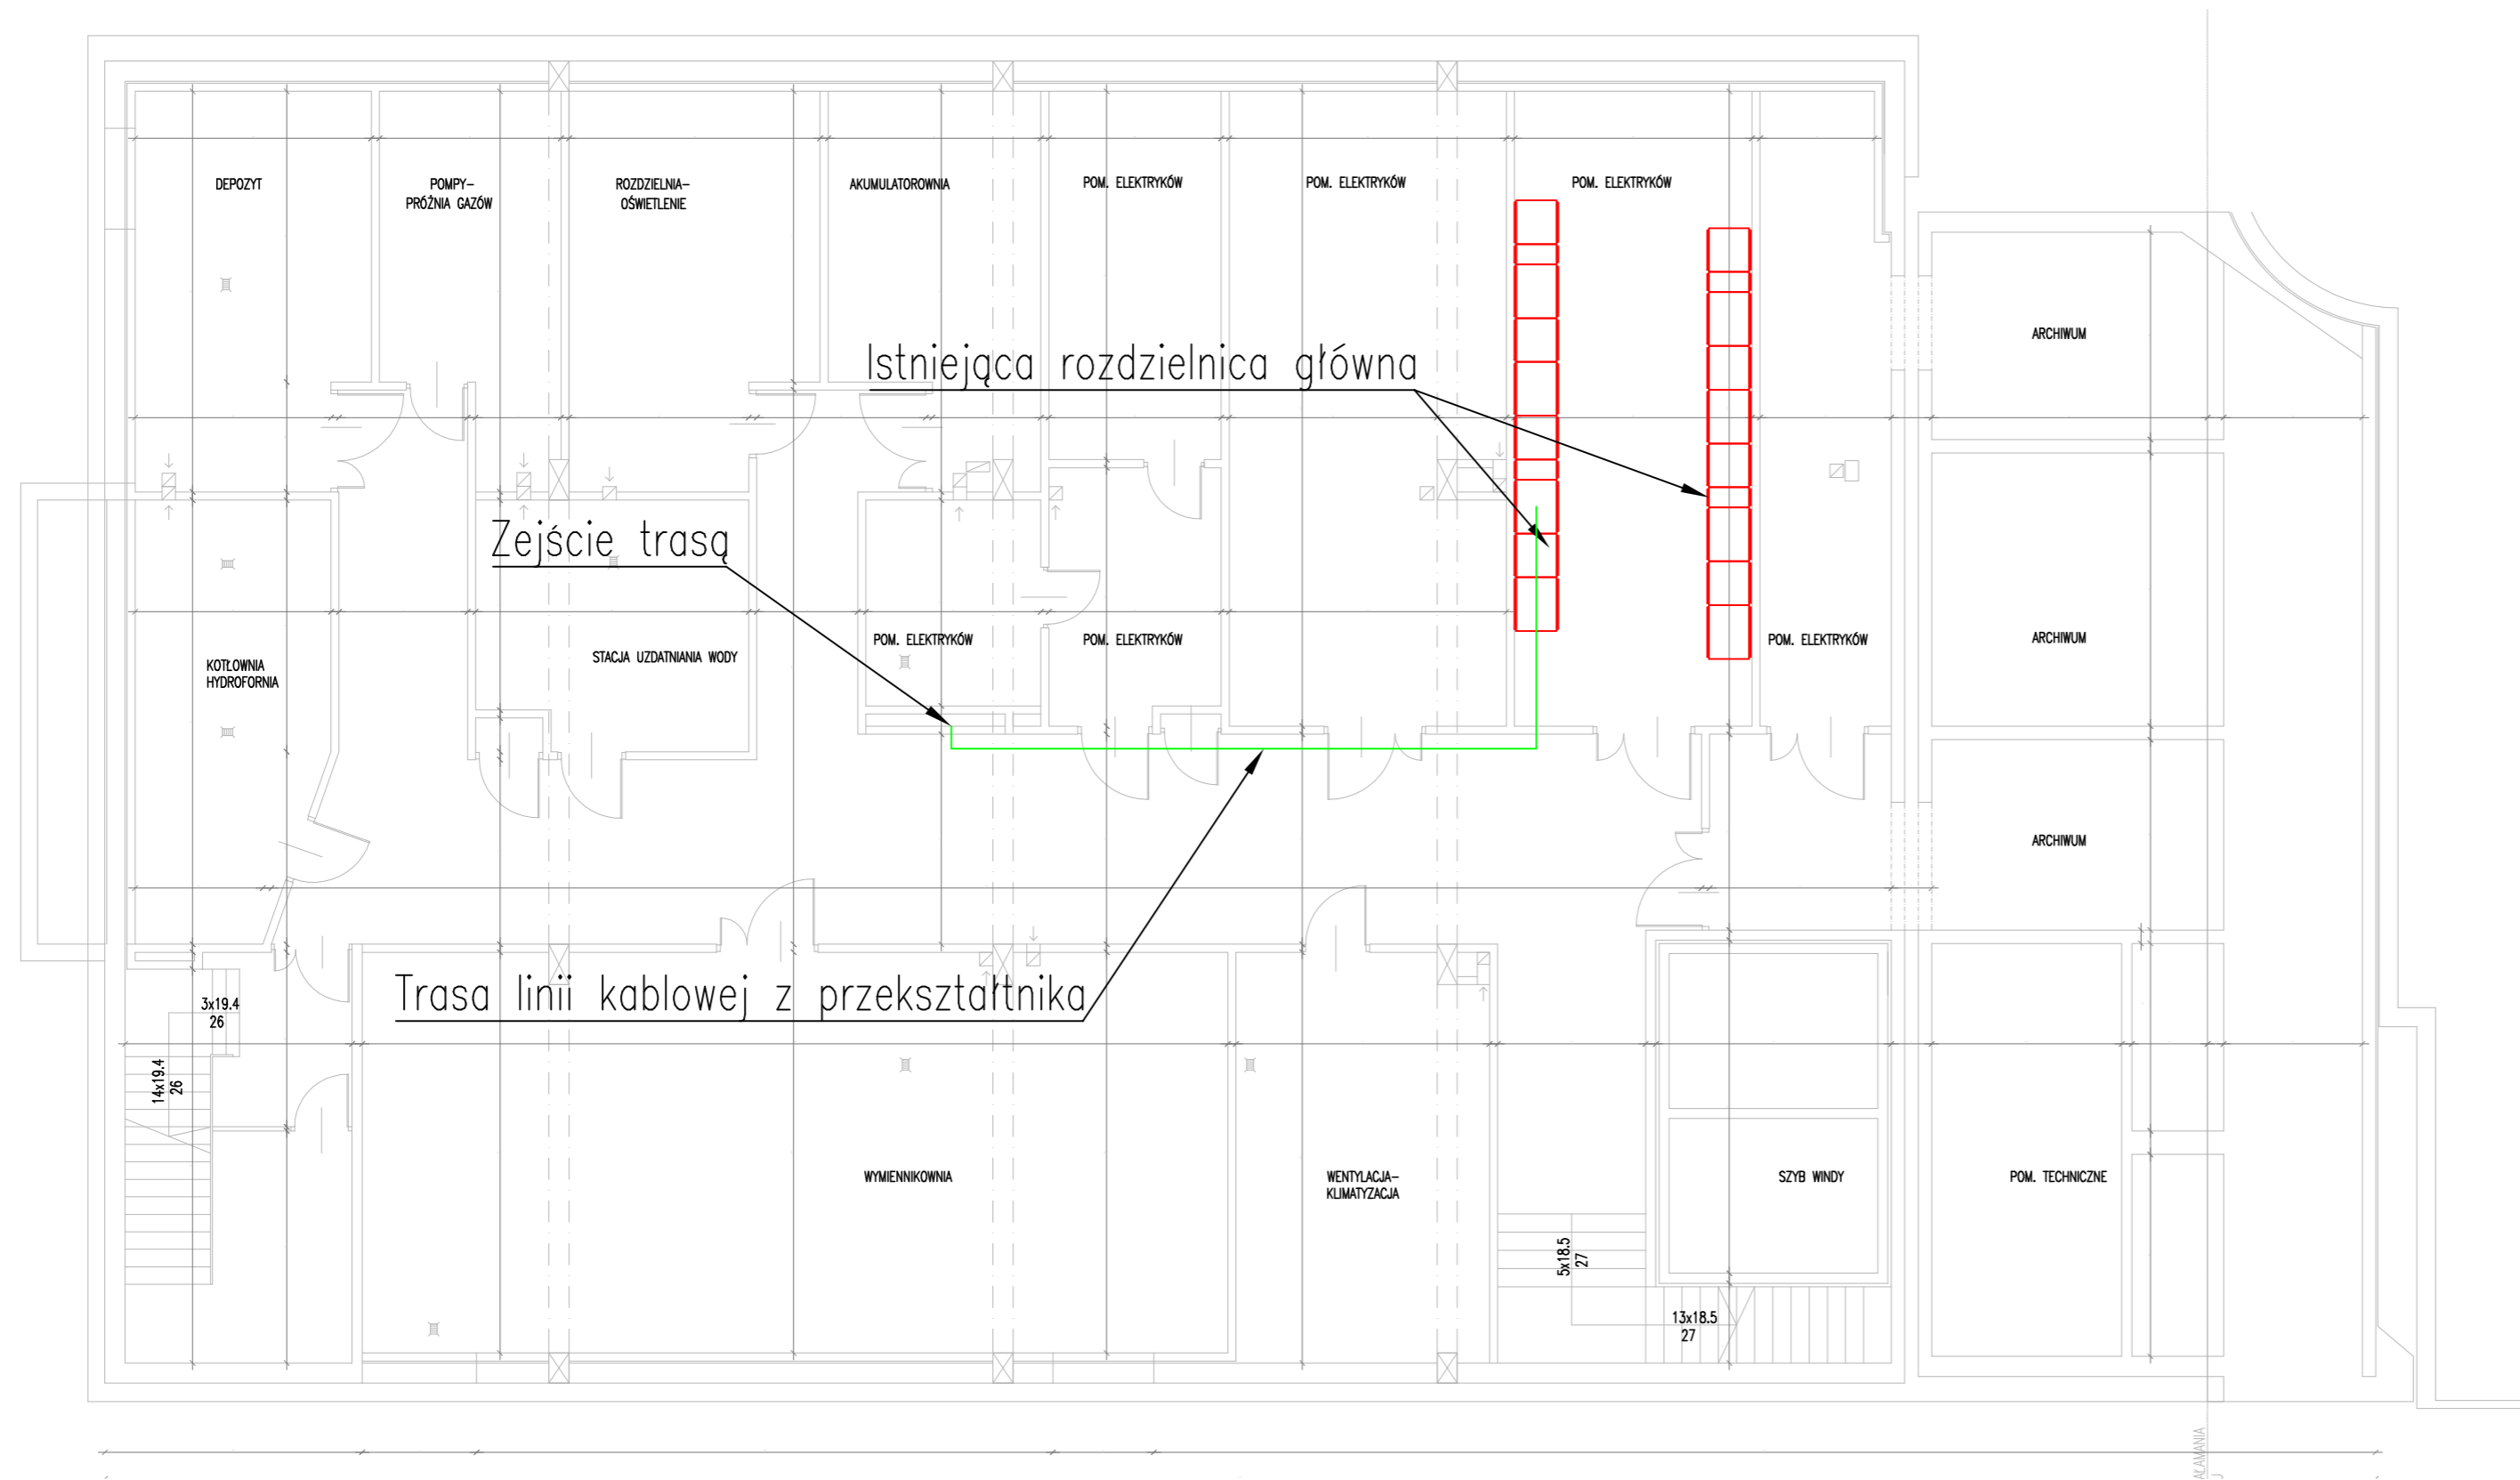

TEMAT / PROJECT:

**PROJEKT TECHNICZNY ZABUDOWY INSTALACJI FOTOWOLTAICZNEJ W SZPITALU SPECJALISTYCZNYM IM. PROF. E. MICHAŁOWSKIEGO PRZY UL. STRZELECKIEJ W KATOWICACH**


**E-P** PROJEKT/ DESIGN:  
 EKOKLIMA-PROJEKT  
 41-707 Ruda Śląska, ul. Radoszowska 29/3

INWESTOR / INVESTOR: MED Holding S.A. 40-073 Katowice	ADRES INWESTYCJI / INVESTMENT ADDRESS: 40-073 Katowice ul. Strzelecka 9 działka nr: 7 <sup>1</sup> / <sub>8</sub> ; 7 <sup>1</sup> / <sub>9</sub> , 7 <sup>2</sup> / <sub>2</sub> obręb: 0001 jedn. ewid: 246901 Katowice
PROJEKTOWAŁ mgr inż. Bartosz Rek	inst. SLK/6007/ PWBE/15 09.20 <i>Rek</i>
SPRAWDZIŁ mgr inż. Krzysztof Bieniasz	inst. SLK/5919/ PWBE/15 09.20 <i>Bieniasz</i>

TYTUŁ RYSUNKU  
**RZUT PRZYZIEMIA BUDYNEK B. INST. ELEKTRYCZNE**

FAZA PT	SKALA 1:100	DATA 09.2020	BRANŻA EL.	NR RYS E05
------------	----------------	-----------------	---------------	---------------

Wszelkie prawa zastrzeżone, łącznie z prawem reprodukcji lub udostępniania osobom trzecim tego rysunku lub jego części, bez wyraźnego upoważnienia biura projektowego (Dz.U.24/1994, poz. 83, art. 115-118)

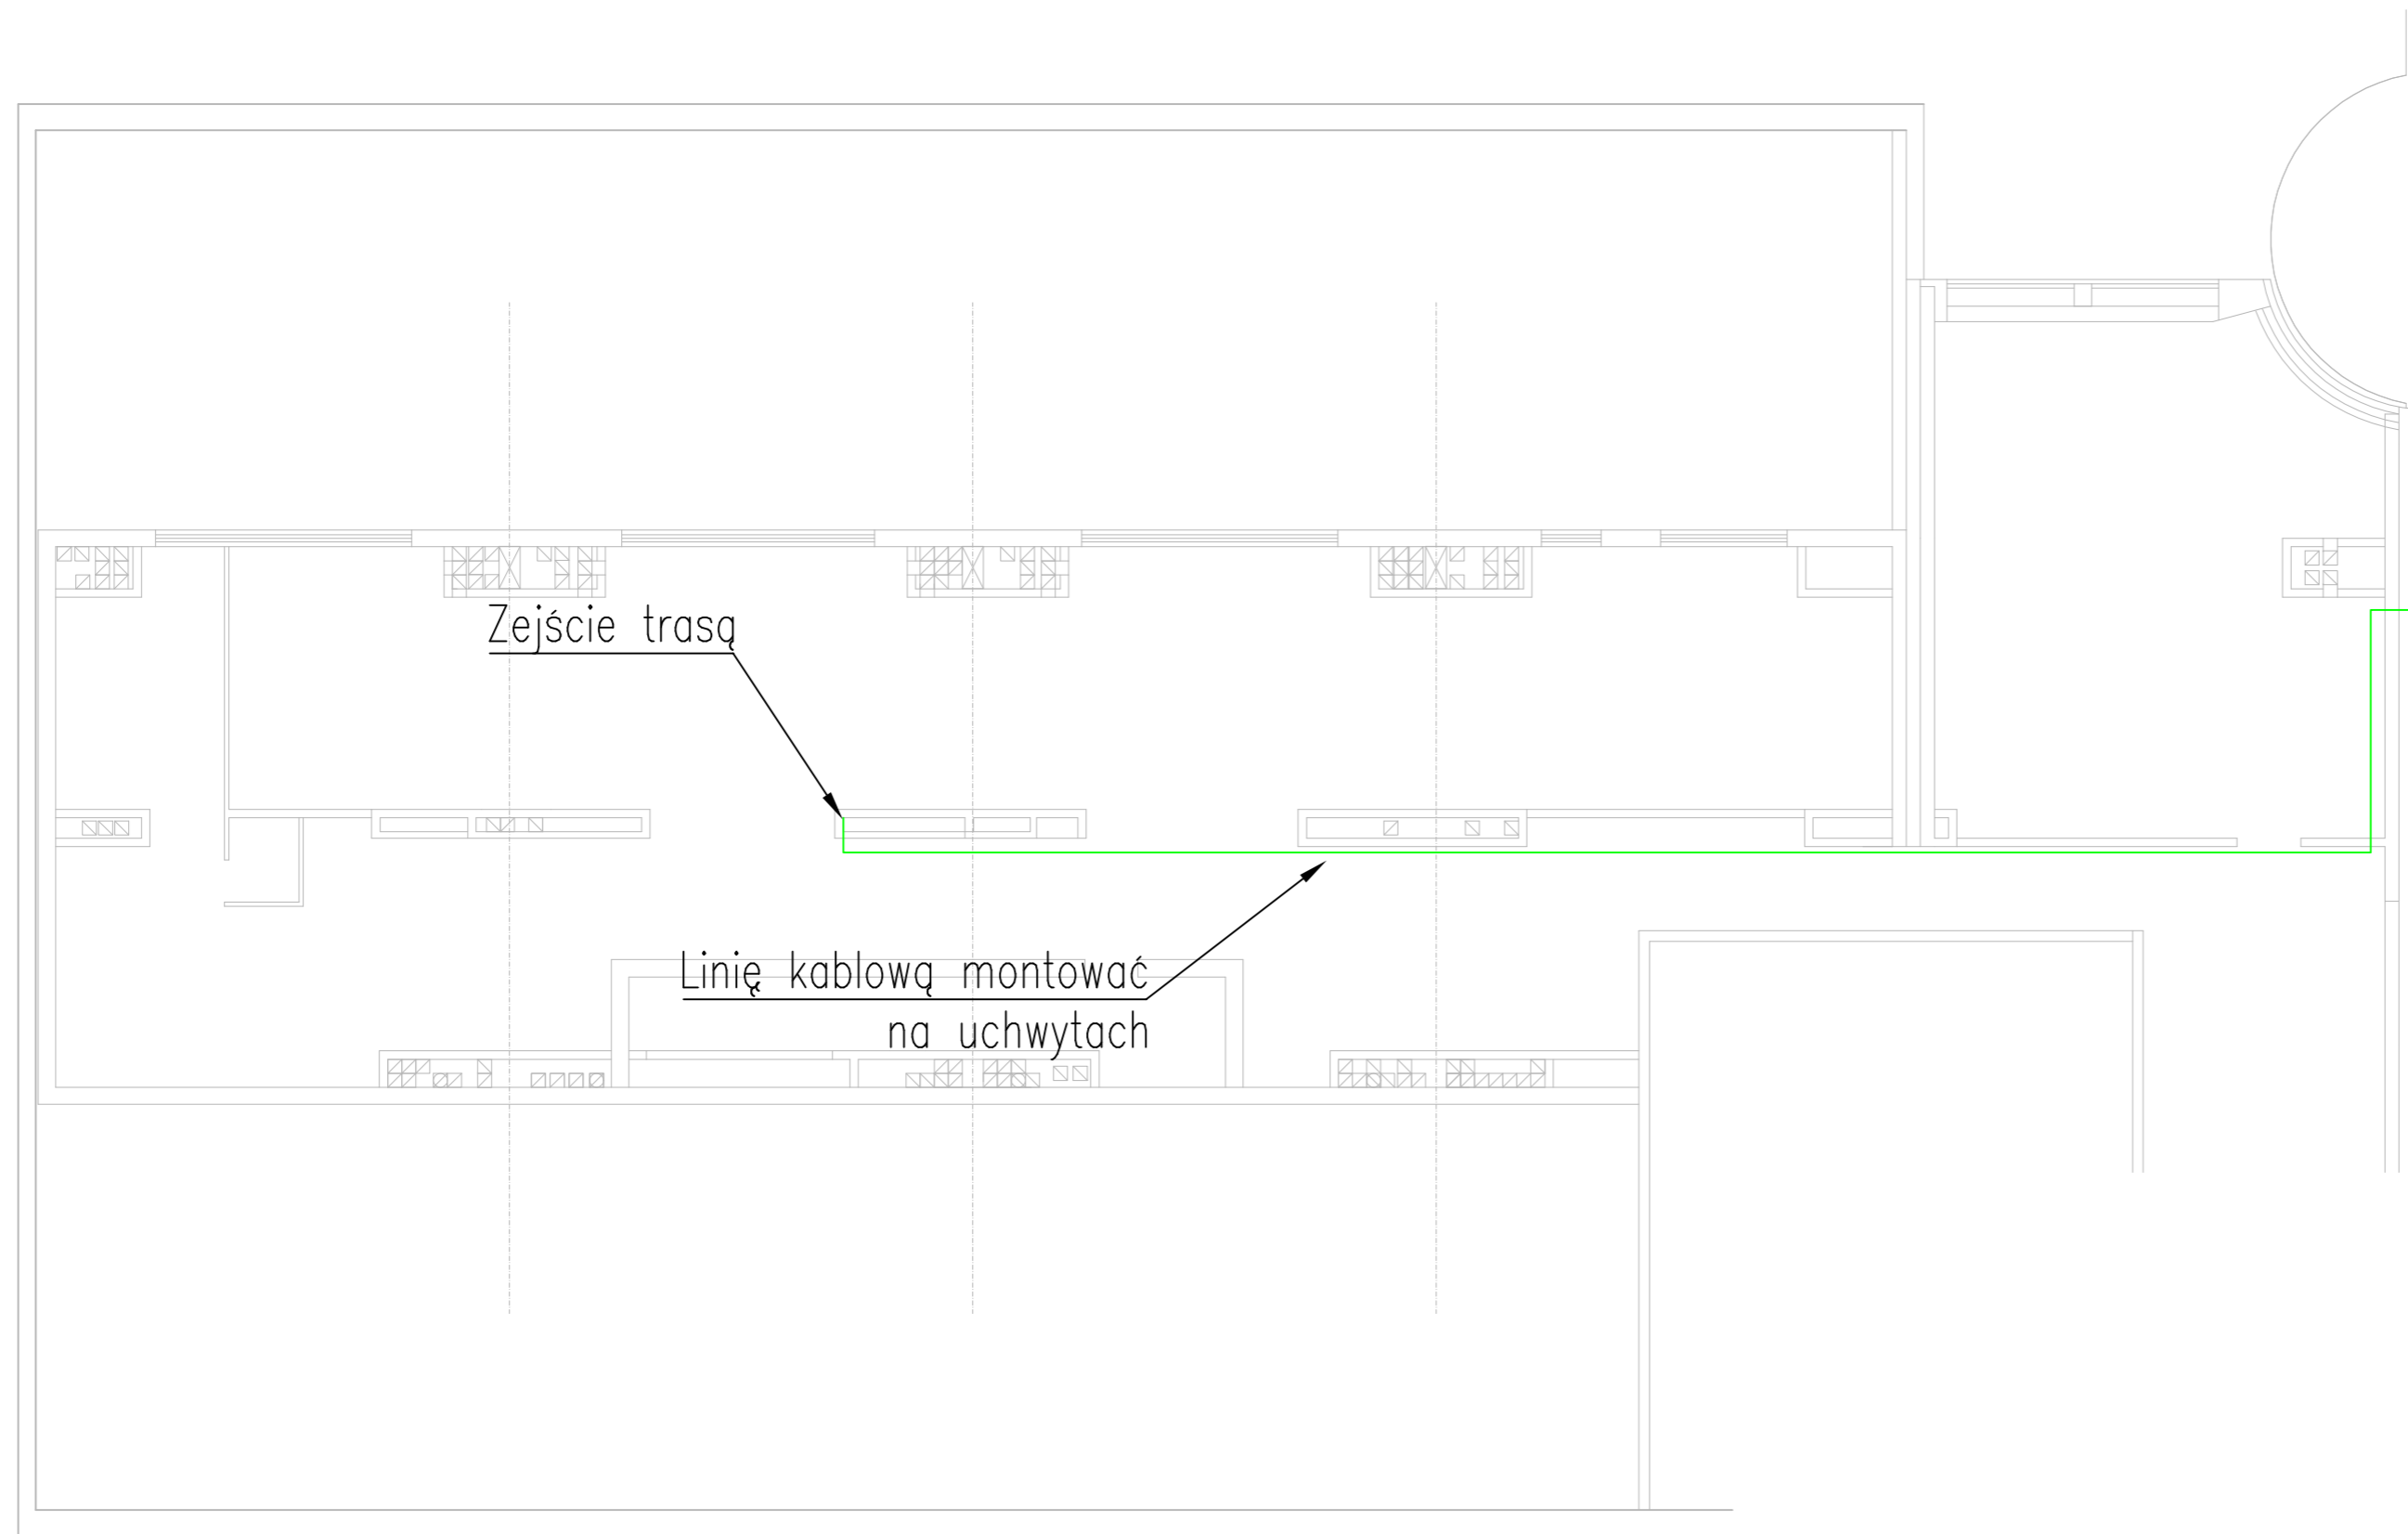

TEMAT / PROJECT:

**PROJEKT TECHNICZNY ZABUDOWY INSTALACJI FOTOWOLTAICZNEJ W SZPITALU SPECJALISTYCZNYM IM. PROF. E. MICHAŁOWSKIEGO PRZY UL. STRZELECKIEJ W KATOWICACH**

**E-P** PROJEKT/ DESIGN:  
EKOKLIMA-PROJEKT  
41-707 Ruda Śląska, ul. Radoszowska 29/3

INWESTOR / INVESTOR: MED Holding S.A.  
40-073 Katowice  
ul. Strzelecka 9

ADRES INWESTYCJI / INVESTMENT ADDRESS:  
40-073 Katowice  
ul. Strzelecka 9  
działka nr: 7<sup>1</sup>/<sub>8</sub>; 7<sup>1</sup>/<sub>9</sub>, 7<sup>2</sup>/<sub>2</sub>  
obręb: 0001  
jedn. ewid: 246901 Katowice

		SPEC.	NR UPRAW.	DATA	PODPIS
PROJEKTOWAŁ	mgr inż. Bartosz Rek	inst.	SLK/6007/ PWBE/15	09.20	<i>Rek</i>
SPRAWDZIŁ	mgr inż. Krzysztof Bieniasz	inst.	SLK/5919/ PWBE/15	09.20	<i>Bieniasz</i>


TYTUŁ RYSUNKU

**RZUT PODDASZA BUDYNEK B. INST. ELEKTRYCZNE**

FAZA	SKALA	DATA	BRANŻA	NR RYS
PT	1:100	09.2020	EL.	E06

Wszelkie prawa zastrzeżone, łącznie z prawem reprodukcji lub udostępniania osobom trzecim tego rysunku lub jego części, bez wyraźnego upoważnienia biura projektowego (Dz.U.24/1994, poz. 83, art. 115-118)

DACHU - BUDYNEK A. LOKALIZACJA PANELI FOTOWOLTAIICZNYCH  
skala 1:100

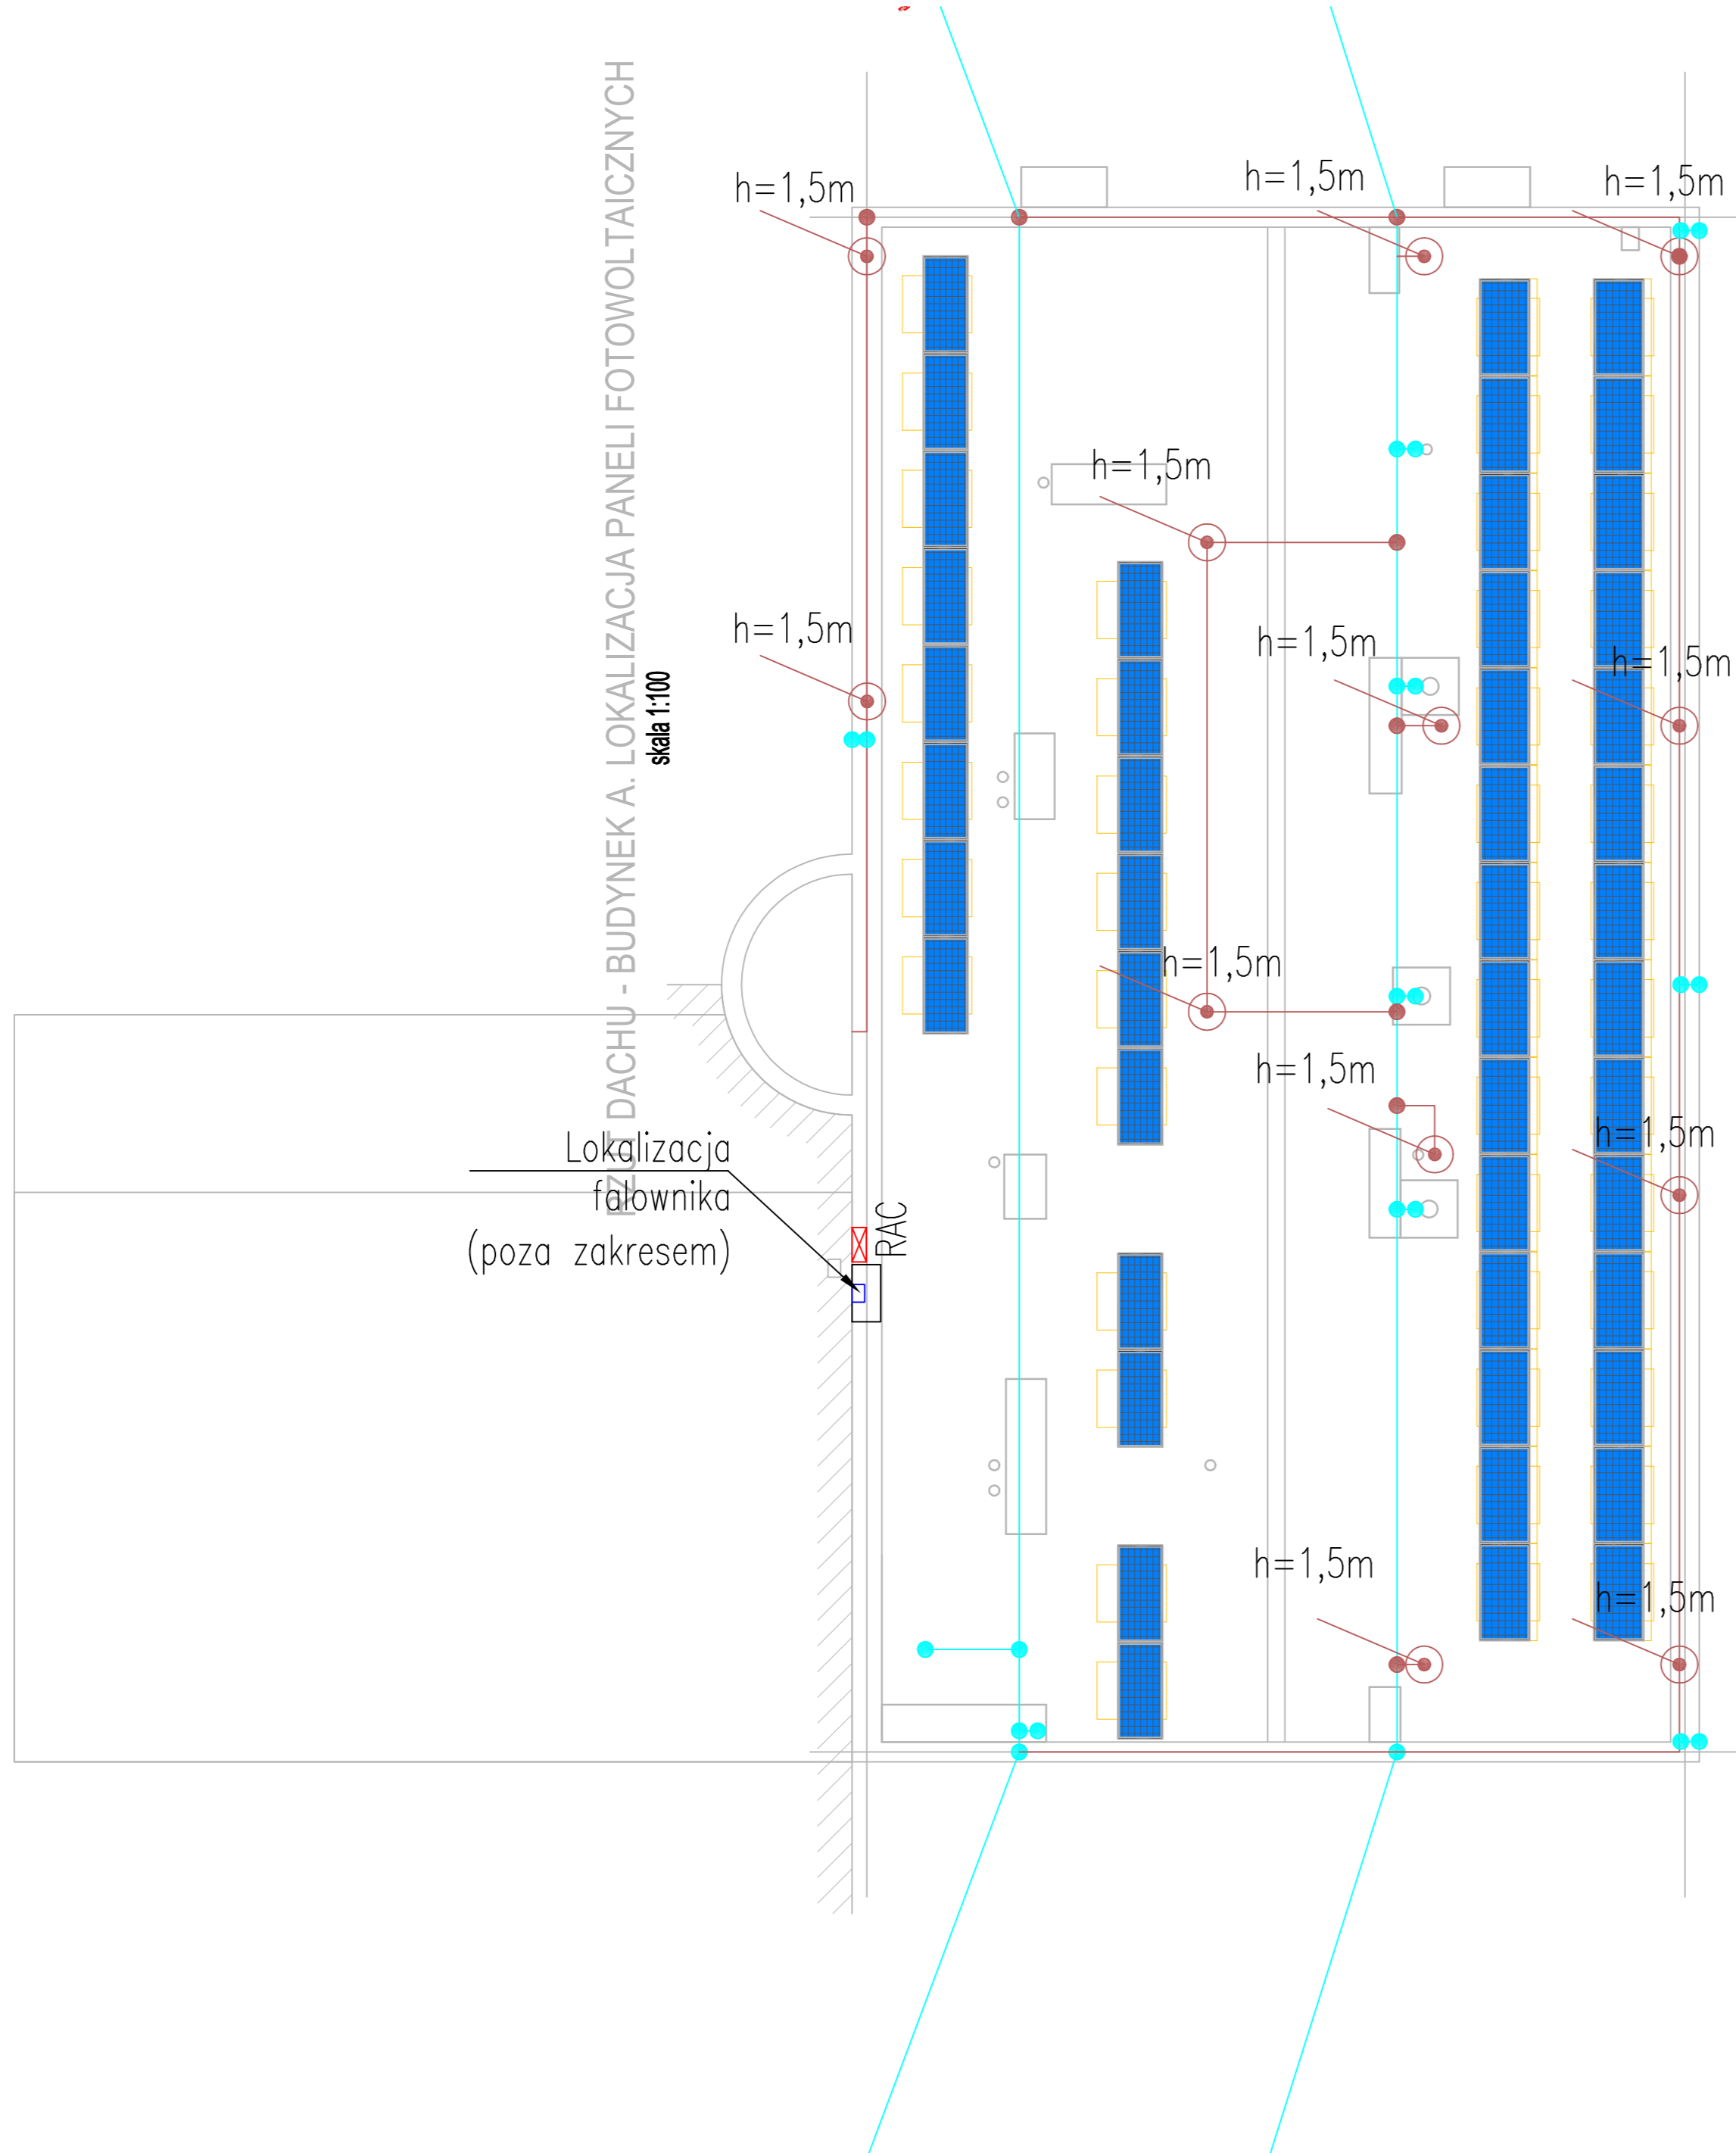

Lokalizacja falownika (poza zakresem)

**LEGENDA:**


- Projektowany drut FeZnØ 8mm na wsporniku dachowym
- Zacisk krzyżowy
- Iglica odgromowa
- Istniejący zwód poziomy
- Panel fotowoltaiczny (poza zakresem opracowania)
- Rozdzielnica elektryczna

**UWAGI:**


1. Klasa zewnętrznego urządzenia piorunochronnego wg PN-EN 62305 – I.
2. Zwody poziome niskie FeZn Ø8 na wspornikach, wysokość prowadzenia zwodów – min. 12cm.

<b>PROJEKT TECHNICZNY ZABUDOWY INSTALACJI FOTOWOLTAIICZNEJ W SZPITALU SPECJALISTYCZNYM IM. PROF. E. MICHAŁOWSKIEGO PRZY UL. STRZELECKIEJ W KATOWICACH</b>				
<b>E-P</b> <small>PROJEKT/ DESIGN: EKOKLIMA-PROJEKT 41-707 Ruda Śląska, ul. Radoszowska 29/3</small>				
<b>INWESTOR / INVESTOR:</b> MED Holding S.A. 40-073 Katowice ul. Strzelecka 9		<b>ADRES INWESTYCJI / INVESTMENT ADDRESS:</b> 40-073 Katowice ul. Strzelecka 9 działka nr: 7 <sup>1</sup> / <sub>8</sub> ; 7 <sup>1</sup> / <sub>9</sub> , 7 <sup>2</sup> / <sub>2</sub> obręb: 0001 jedn. ewid: 246901 Katowice		
		<small>SPEC.</small>	<small>NR UPRAW.</small>	<small>DATA</small>
<b>PROJEKTOWAŁ</b>	mgr inż. Bartosz Rek	inst.	SLK/6007/ PWBE/15	09.20 <i>Rek</i>
<b>SPRAWDZIŁ</b>	mgr inż. Krzysztof Bieniasz	inst.	SLK/5919/ PWBE/15	09.20 <i>Bieniasz</i>
<b>TYTUŁ RYSUNKU</b>				
<b>RZUT DACHU BUDYNEK B. INST. ODGROMOWA</b>				
<small>FAZA</small> PT	<small>SKALA</small> 1:100	<small>DATA</small> 09.2020	<small>BRANŻA</small> EL.	<small>NR RYS</small> E07
Wszelkie prawa zastrzeżone, łącznie z prawem reprodukcji lub udostępniania osobom trzecim tego rysunku lub jego części, bez wyraźnego upoważnienia biura projektowego. (Dz.U.24/1994, poz. 83, art. 115-118)				



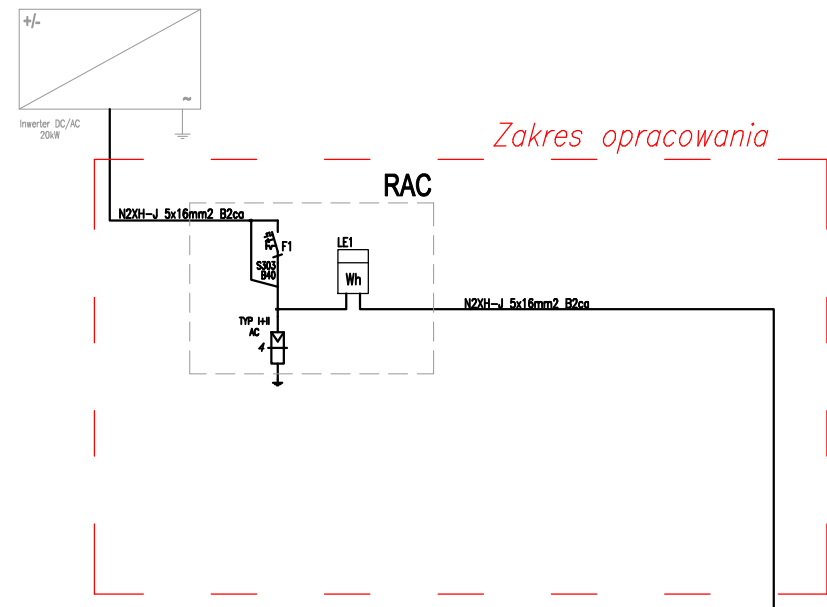

Istniejąca rozdzielnia główna RnN2

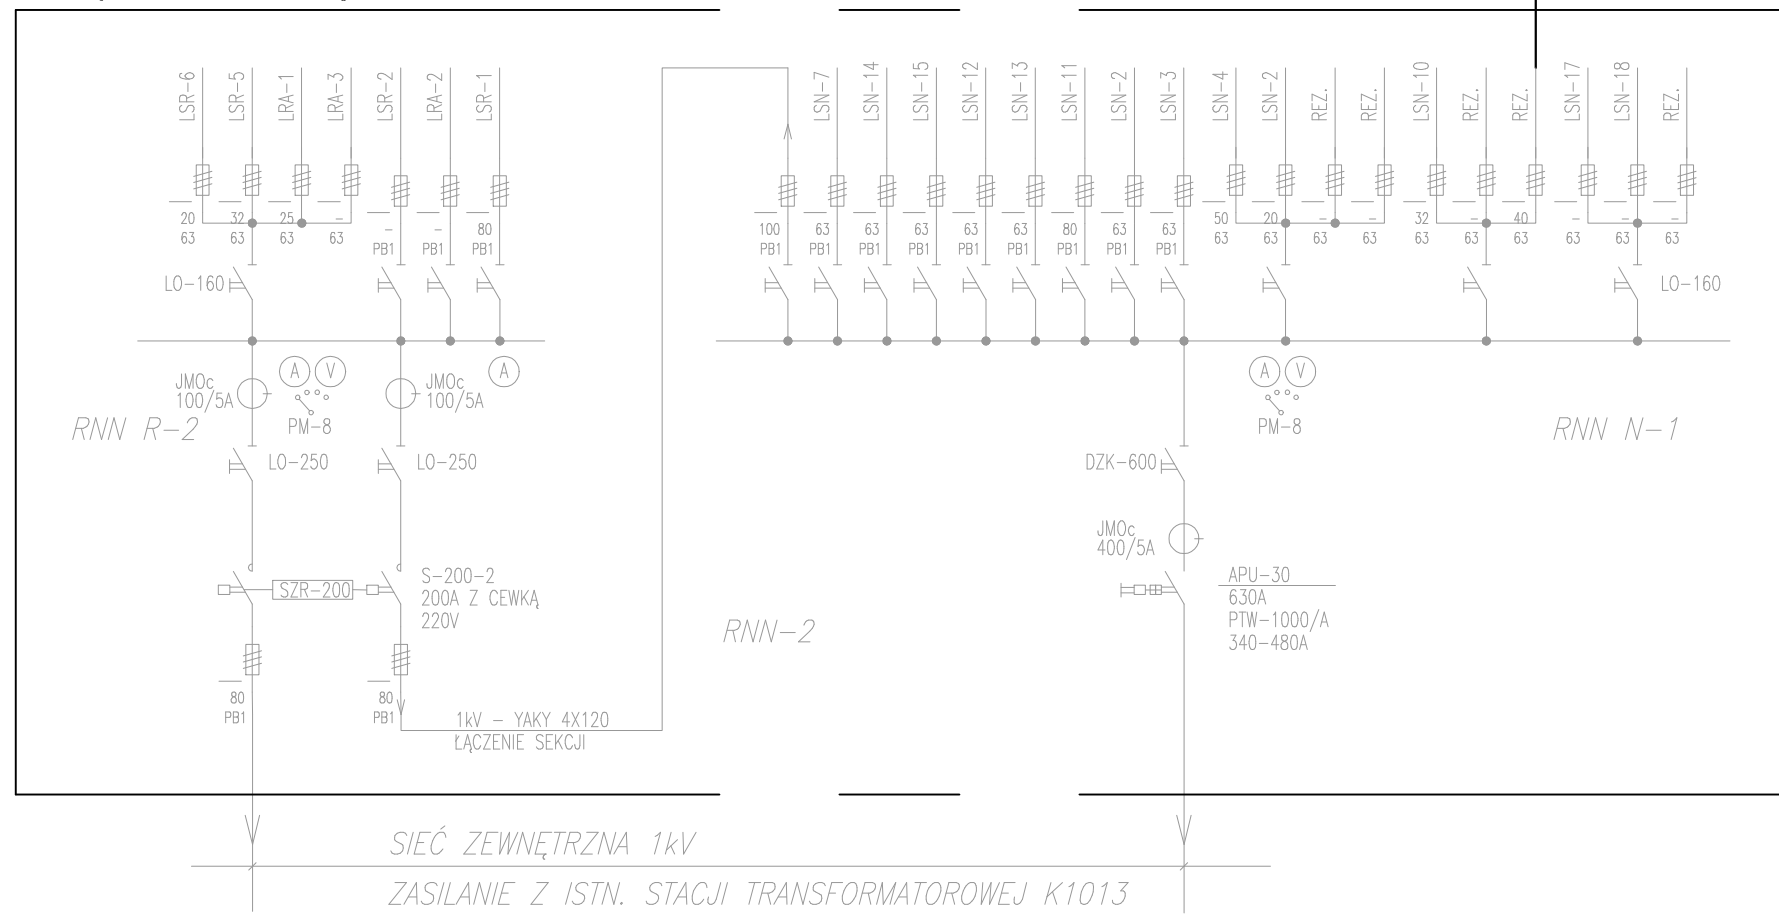

TEMAT / PROJECT:  
**PROJEKT TECHNICZNY ZABUDOWY INSTALACJI FOTOWOLTAICZNEJ W SZPITALU SPECJALISTYCZNYM IM. PROF. E. MICHAŁOWSKIEGO PRZY UL. STRZELECKIEJ W KATOWICACH**

**E-P** PROJEKT/ DESIGN:  
 EKOKLIMA-PROJEKT  
 41-707 Ruda Śląska, ul. Radoszowska 29/3

INWESTOR / INVESTOR:  
 MED Holding S.A.  
 40-073 Katowice  
 ul. Strzelecka 9

ADRES INWESTYCJI / INVESTMENT ADDRESS:  
 40-073 Katowice  
 ul. Strzelecka 9  
 działka nr: 7<sup>1</sup>/<sub>8</sub>; 7<sup>1</sup>/<sub>9</sub>, 7<sup>2</sup>/<sub>2</sub>  
 obręb: 0001  
 jedn. ewid: 246901 Katowice

		SPEC.	NR UPRAW.	DATA	PODPIS
PROJEKTOWAŁ	mgr inż. Bartosz Rek	inst.	SLK/6007/ PWBE/15	09.20	<i>Rek</i>
SPRAWDZIŁ	mgr inż. Krzysztof Bieniasz	inst.	SLK/5919/ PWBE/15	09.20	<i>Bieniasz</i>

TYTUŁ RYSUNKU  
**BUDYNEK B. SCHEMAT WŁĄCZENIA FOTOWOLTAIKI**

FAZA	SKALA	DATA	BRANŻA	NR RYS
PT	1:100	09.2020	EL.	E08

Wszelkie prawa zastrzeżone, łącznie z prawem reprodukcji lub udostępniania osobom trzecim tego rysunku lub jego części, bez wyraźnego upoważnienia biura projektowego (Dz.U.24/1994, poz. 83, art. 115-118)